




PLANTA BAIXA HIDRÁULICA - Vestiário Piscina

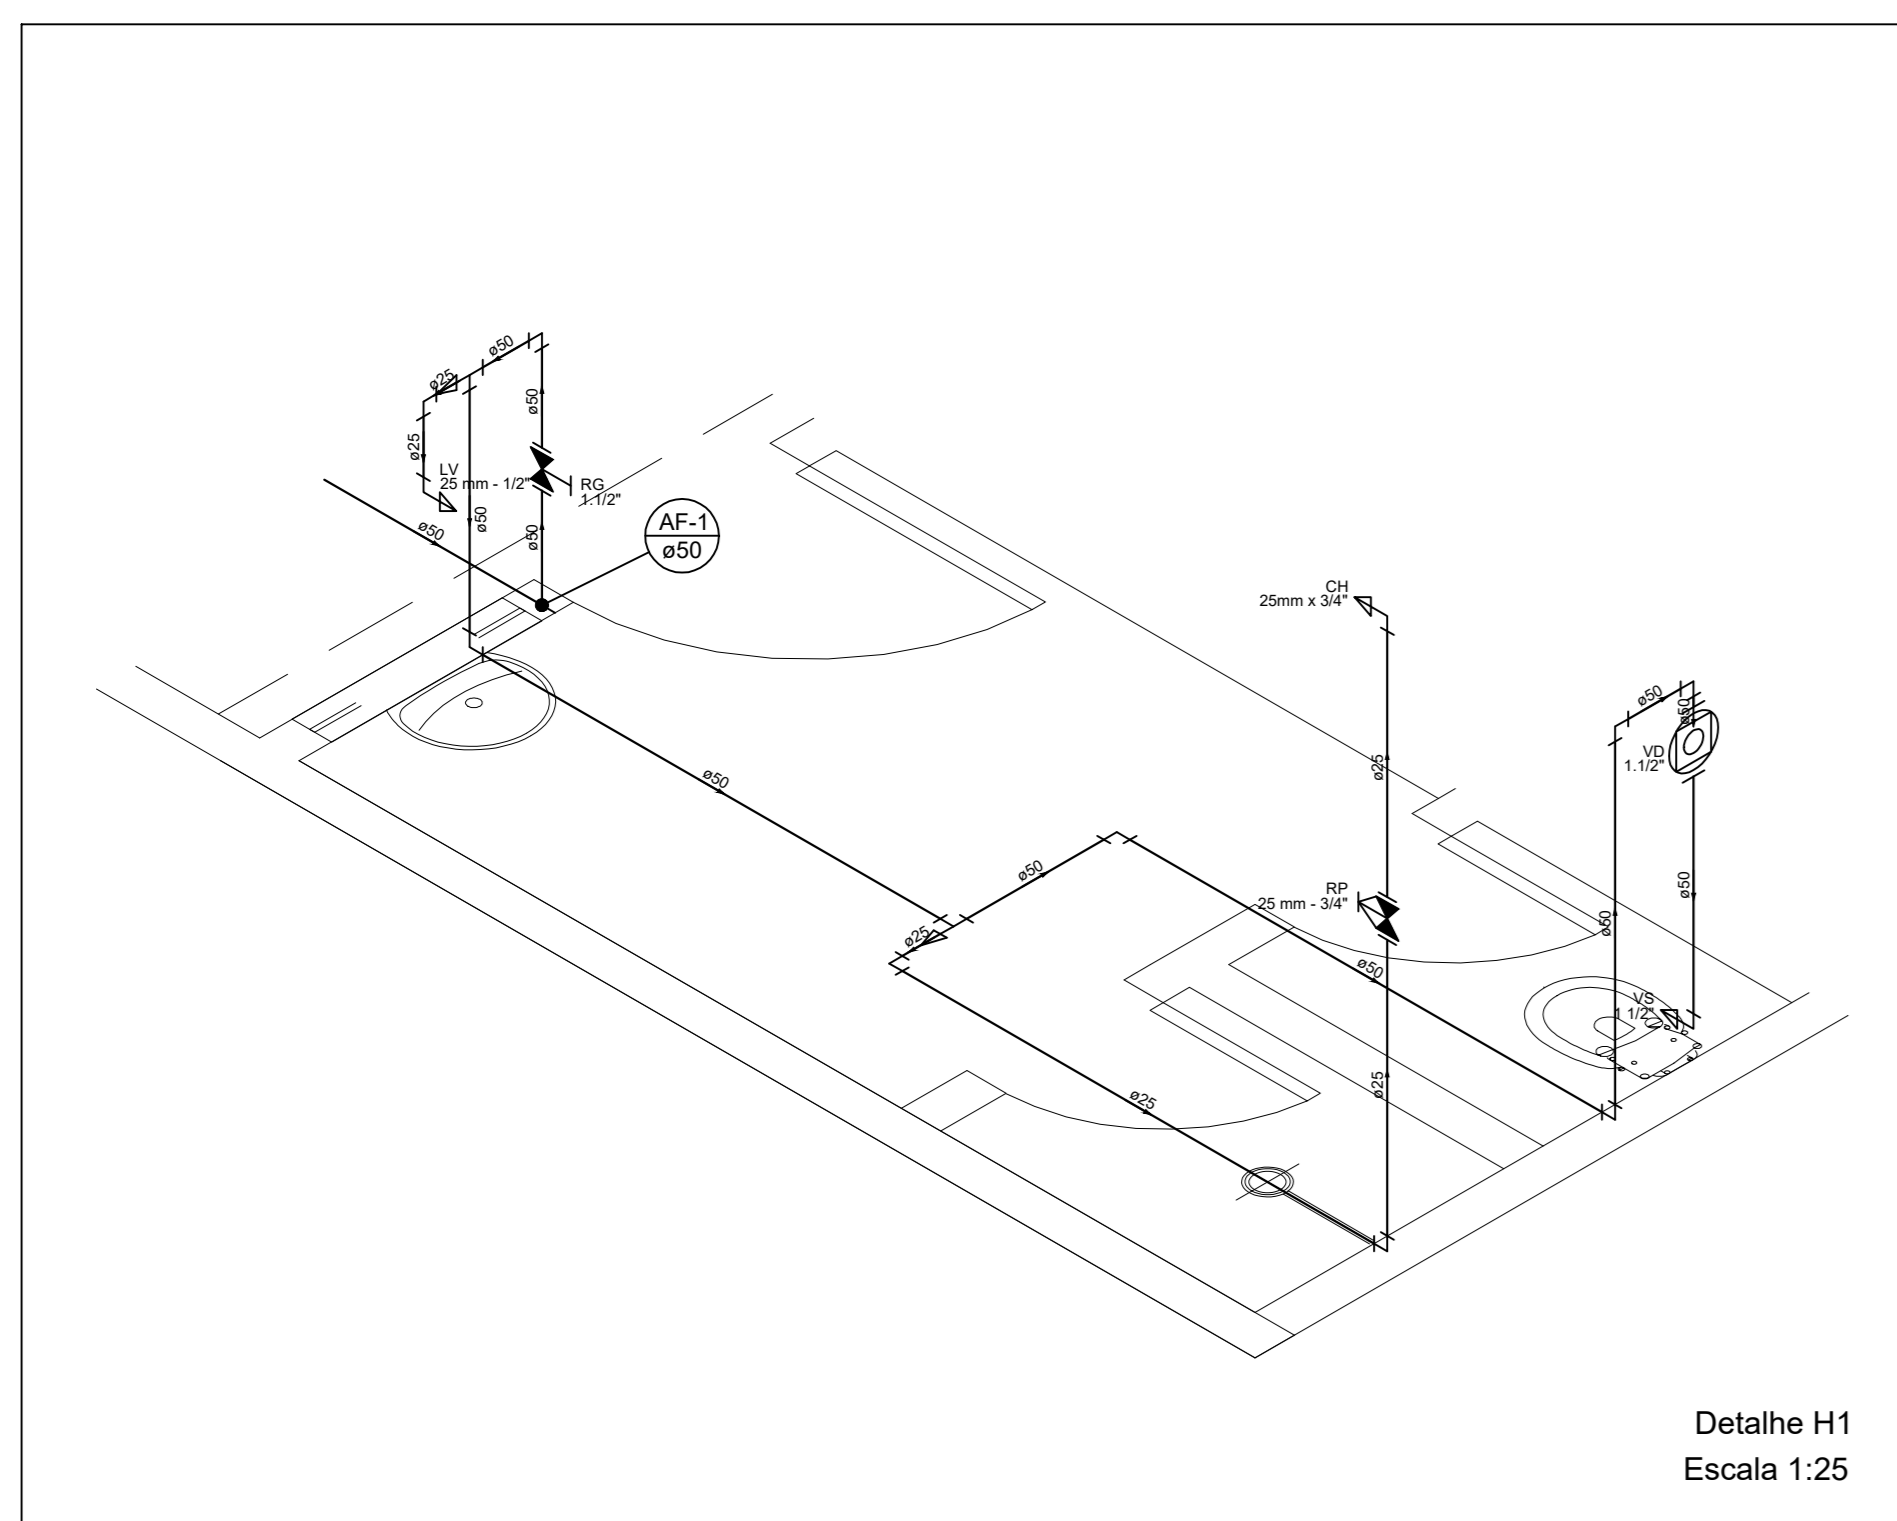


Detalhe H1  
Escala 1:25

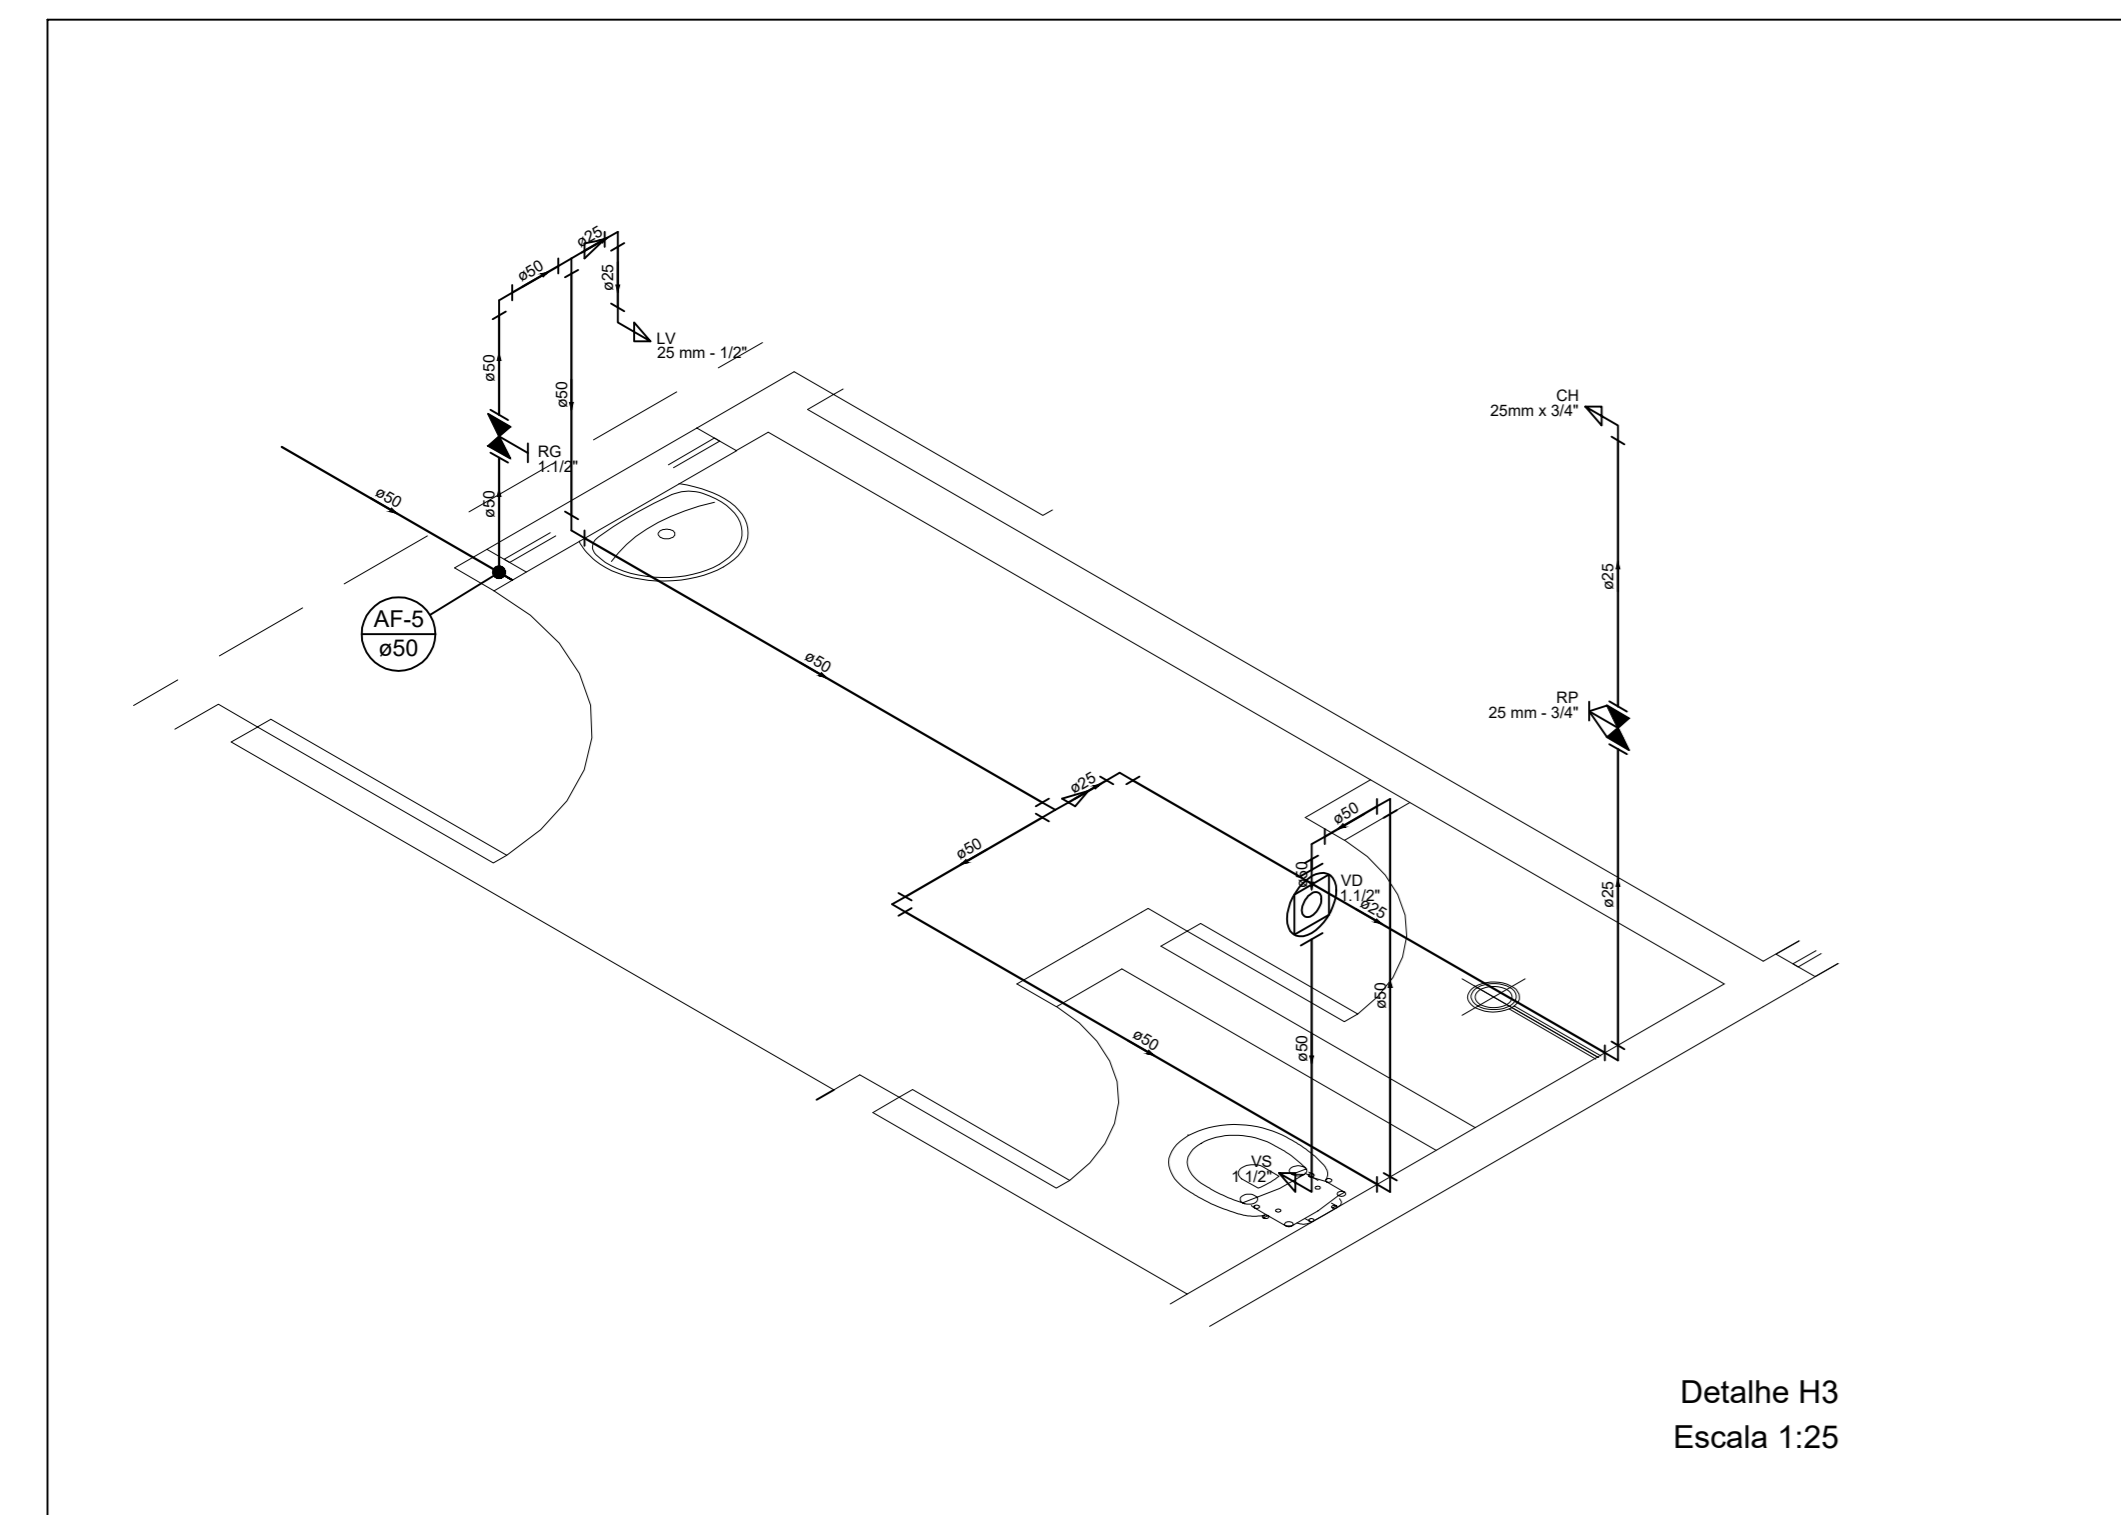


Detalhe H3  
Escala 1:25

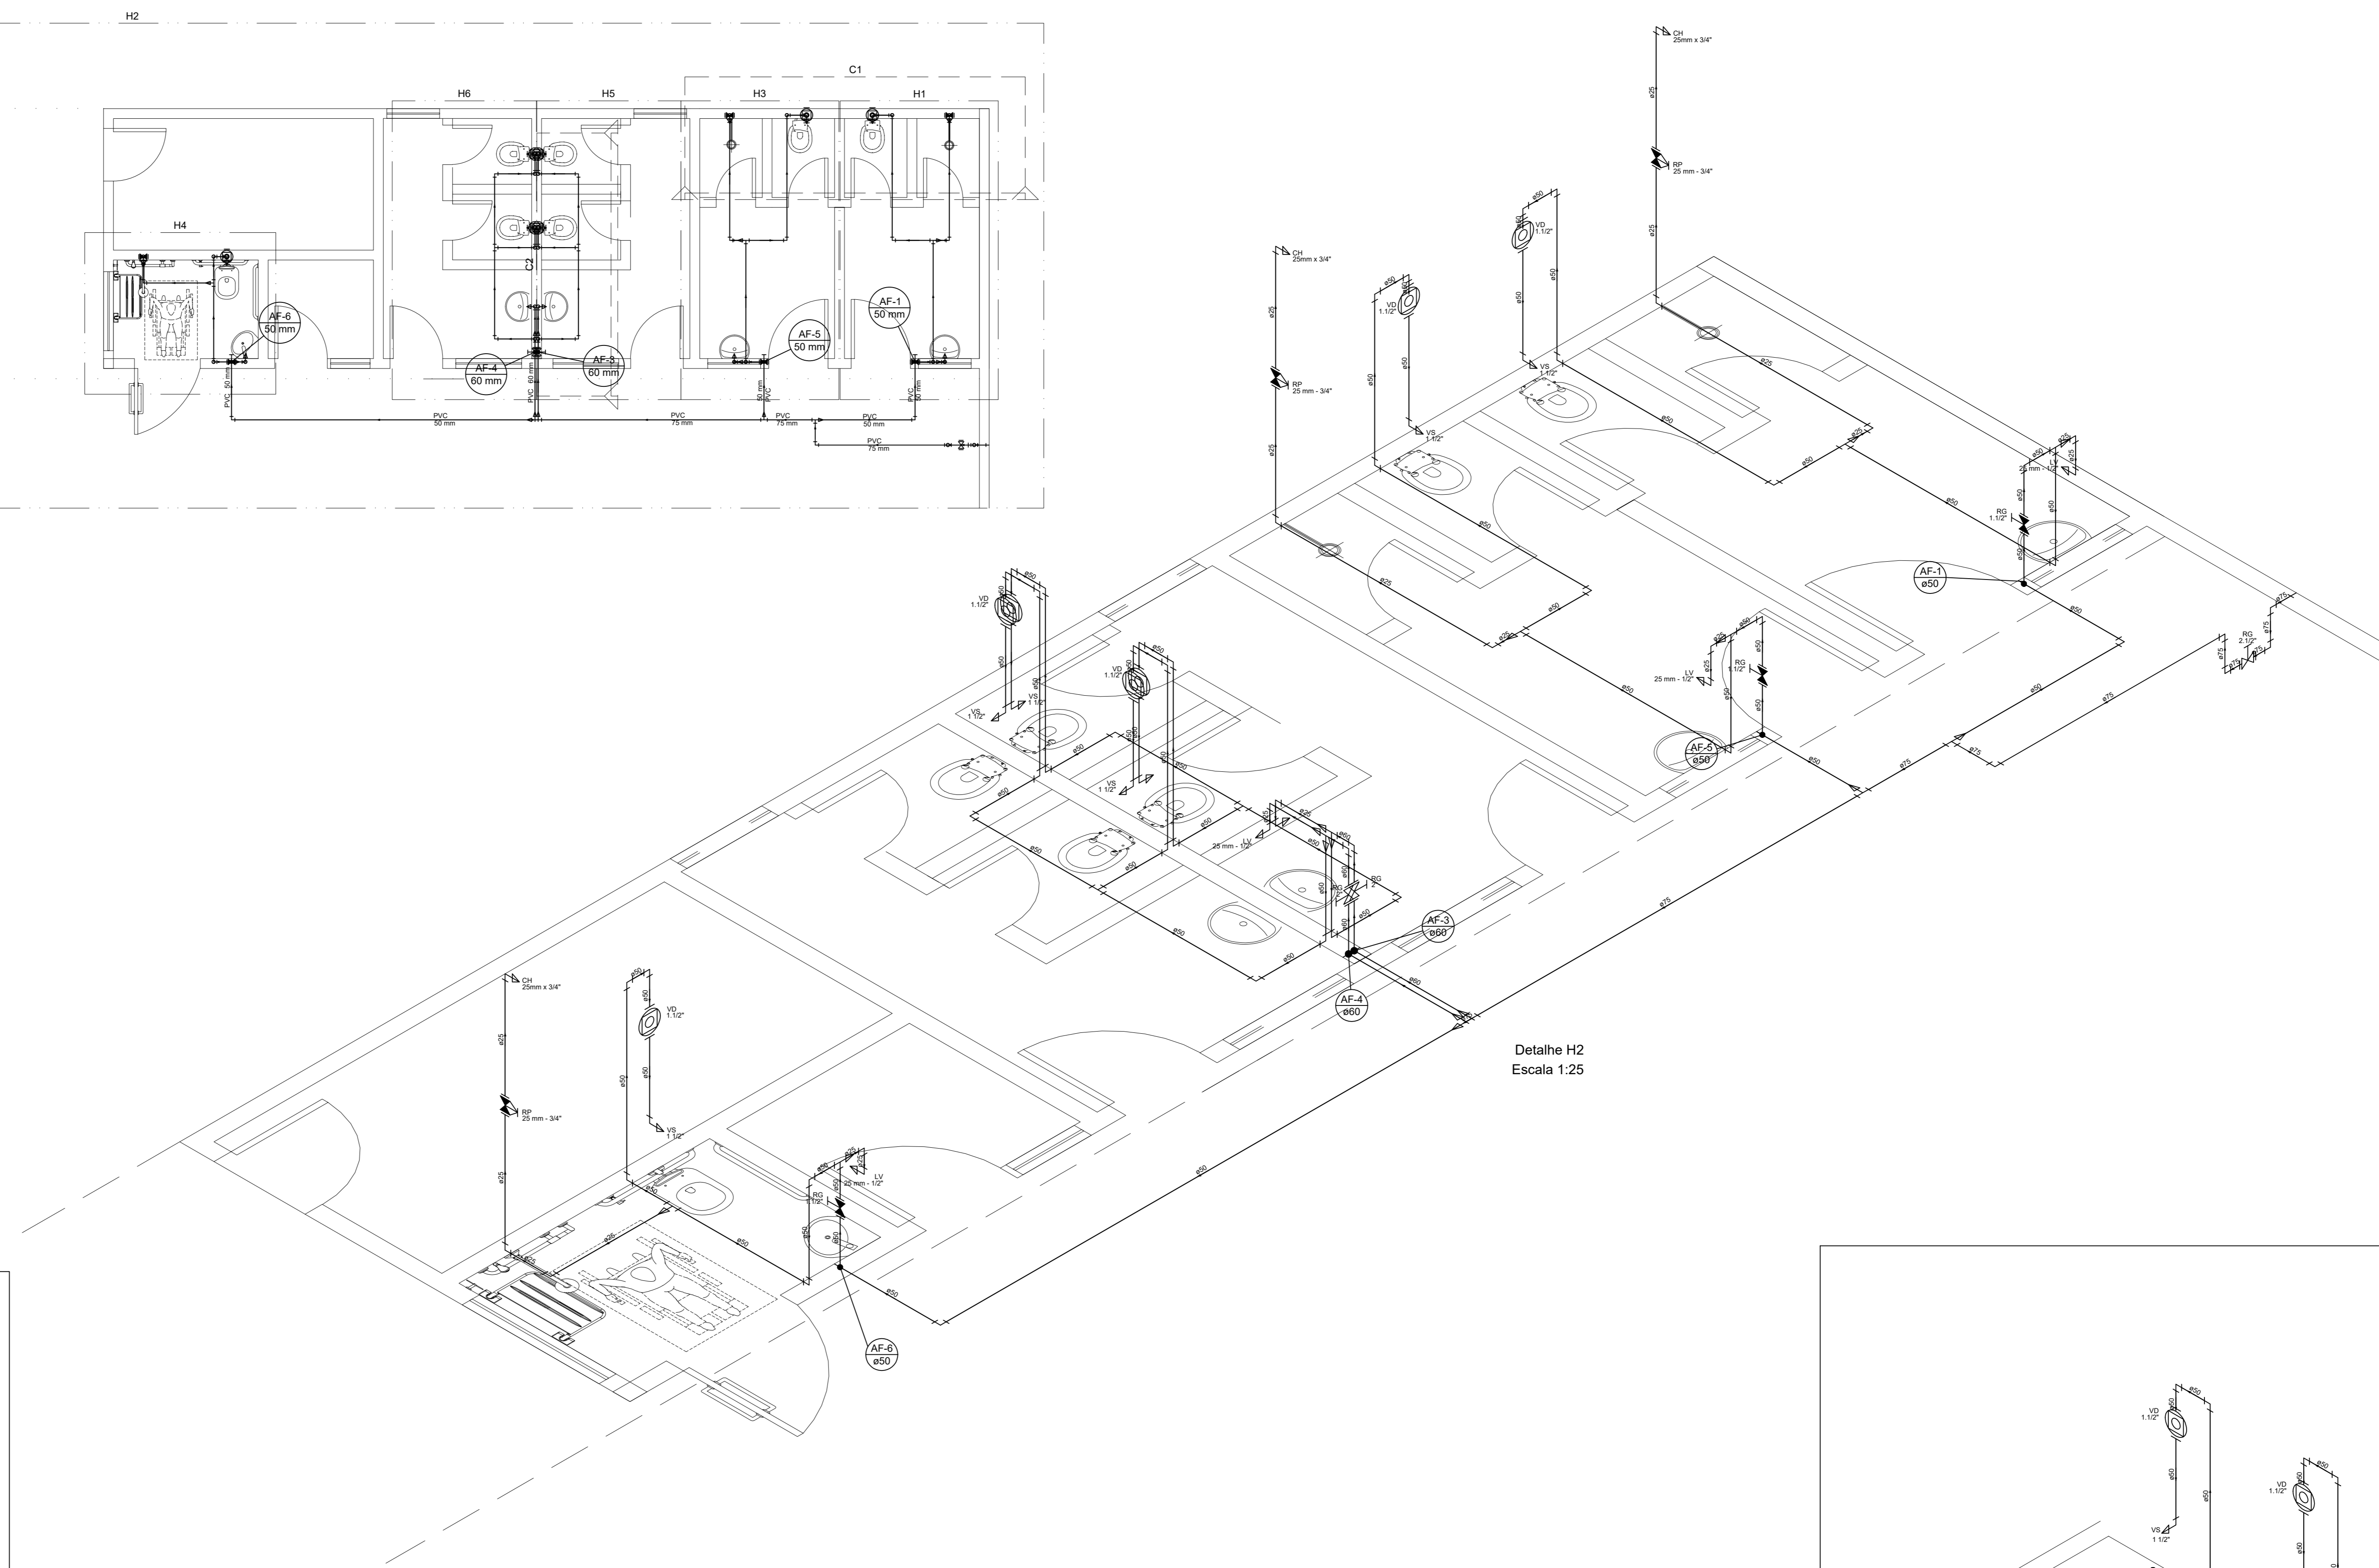


Detalhe H2  
Escala 1:25

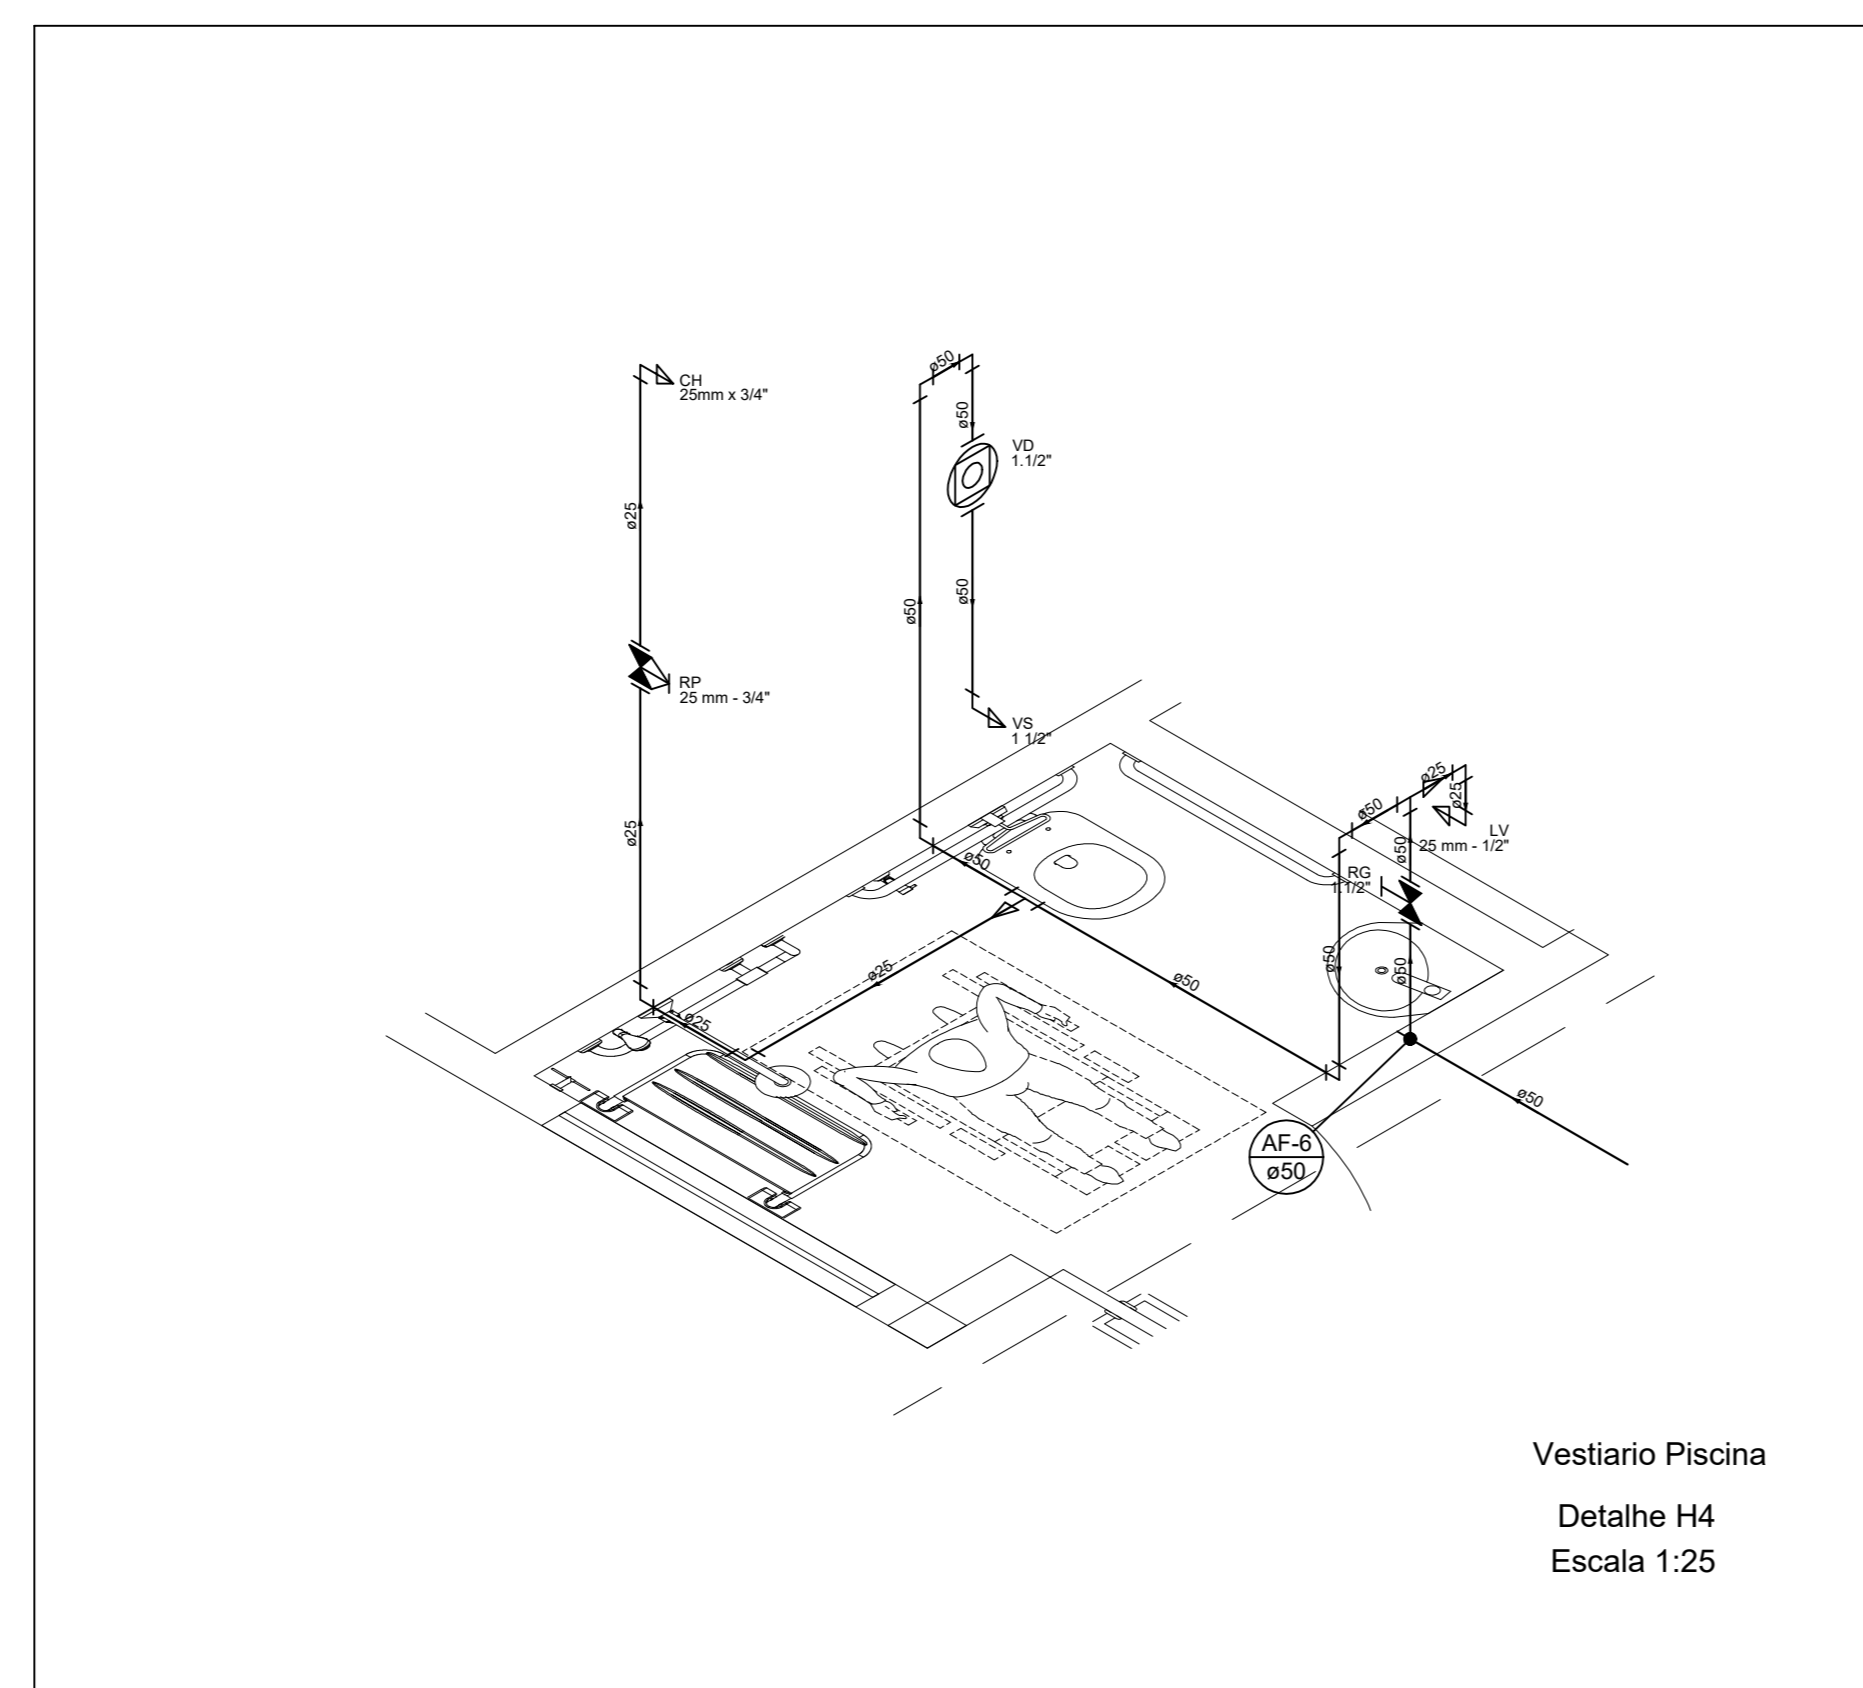


Vestiário Piscina  
Detalhe H4  
Escala 1:25

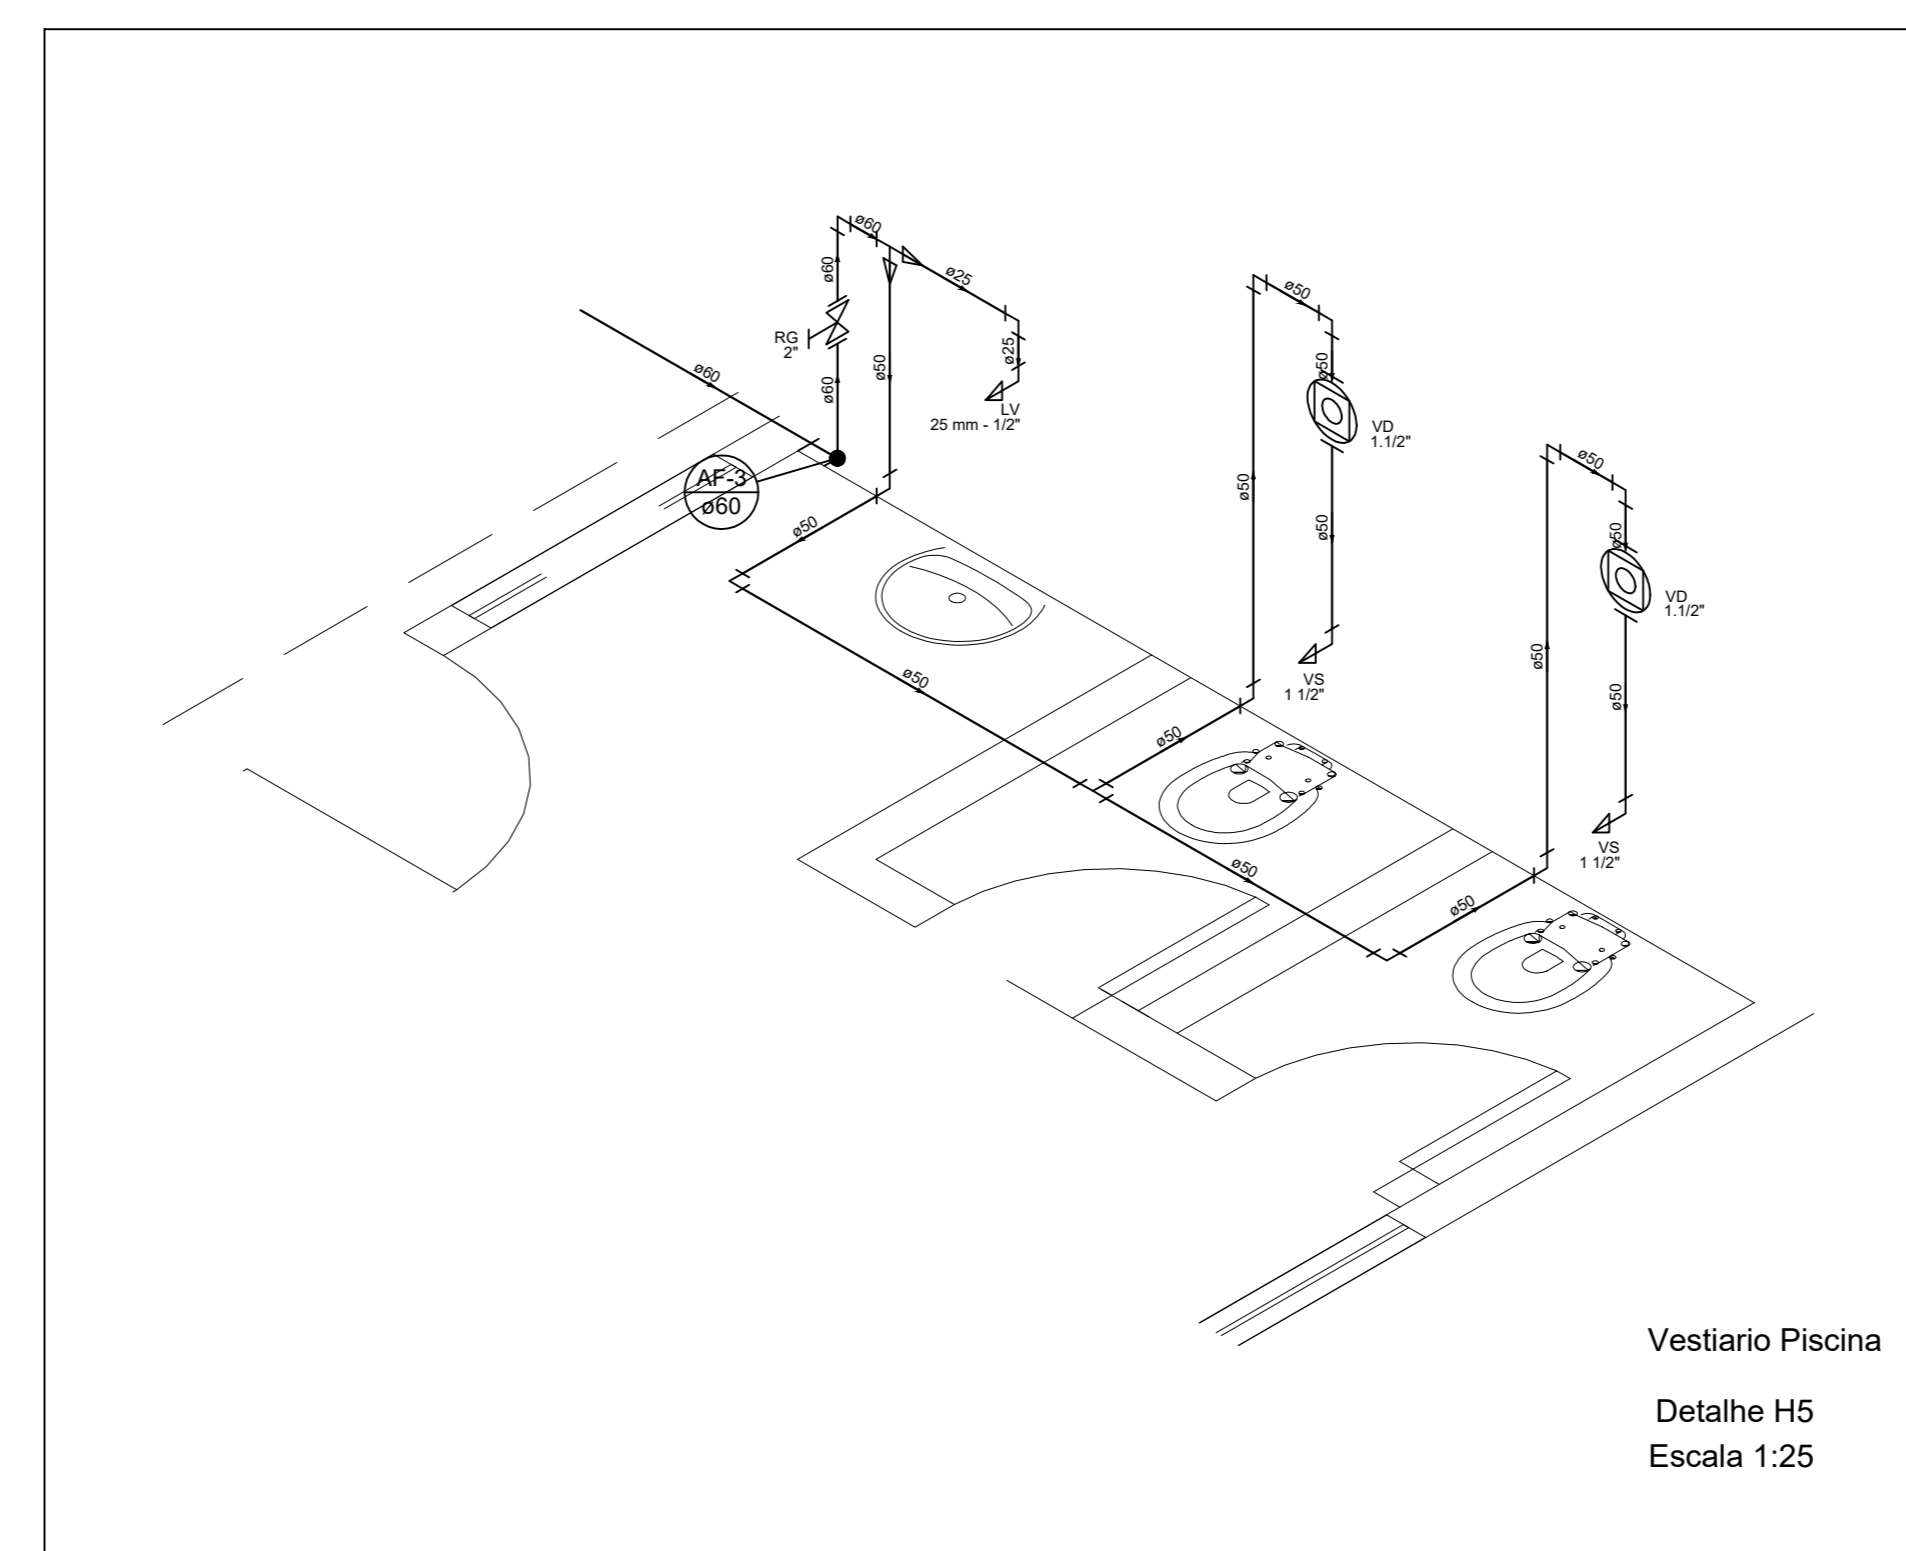


Vestiário Piscina  
Detalhe H5  
Escala 1:25

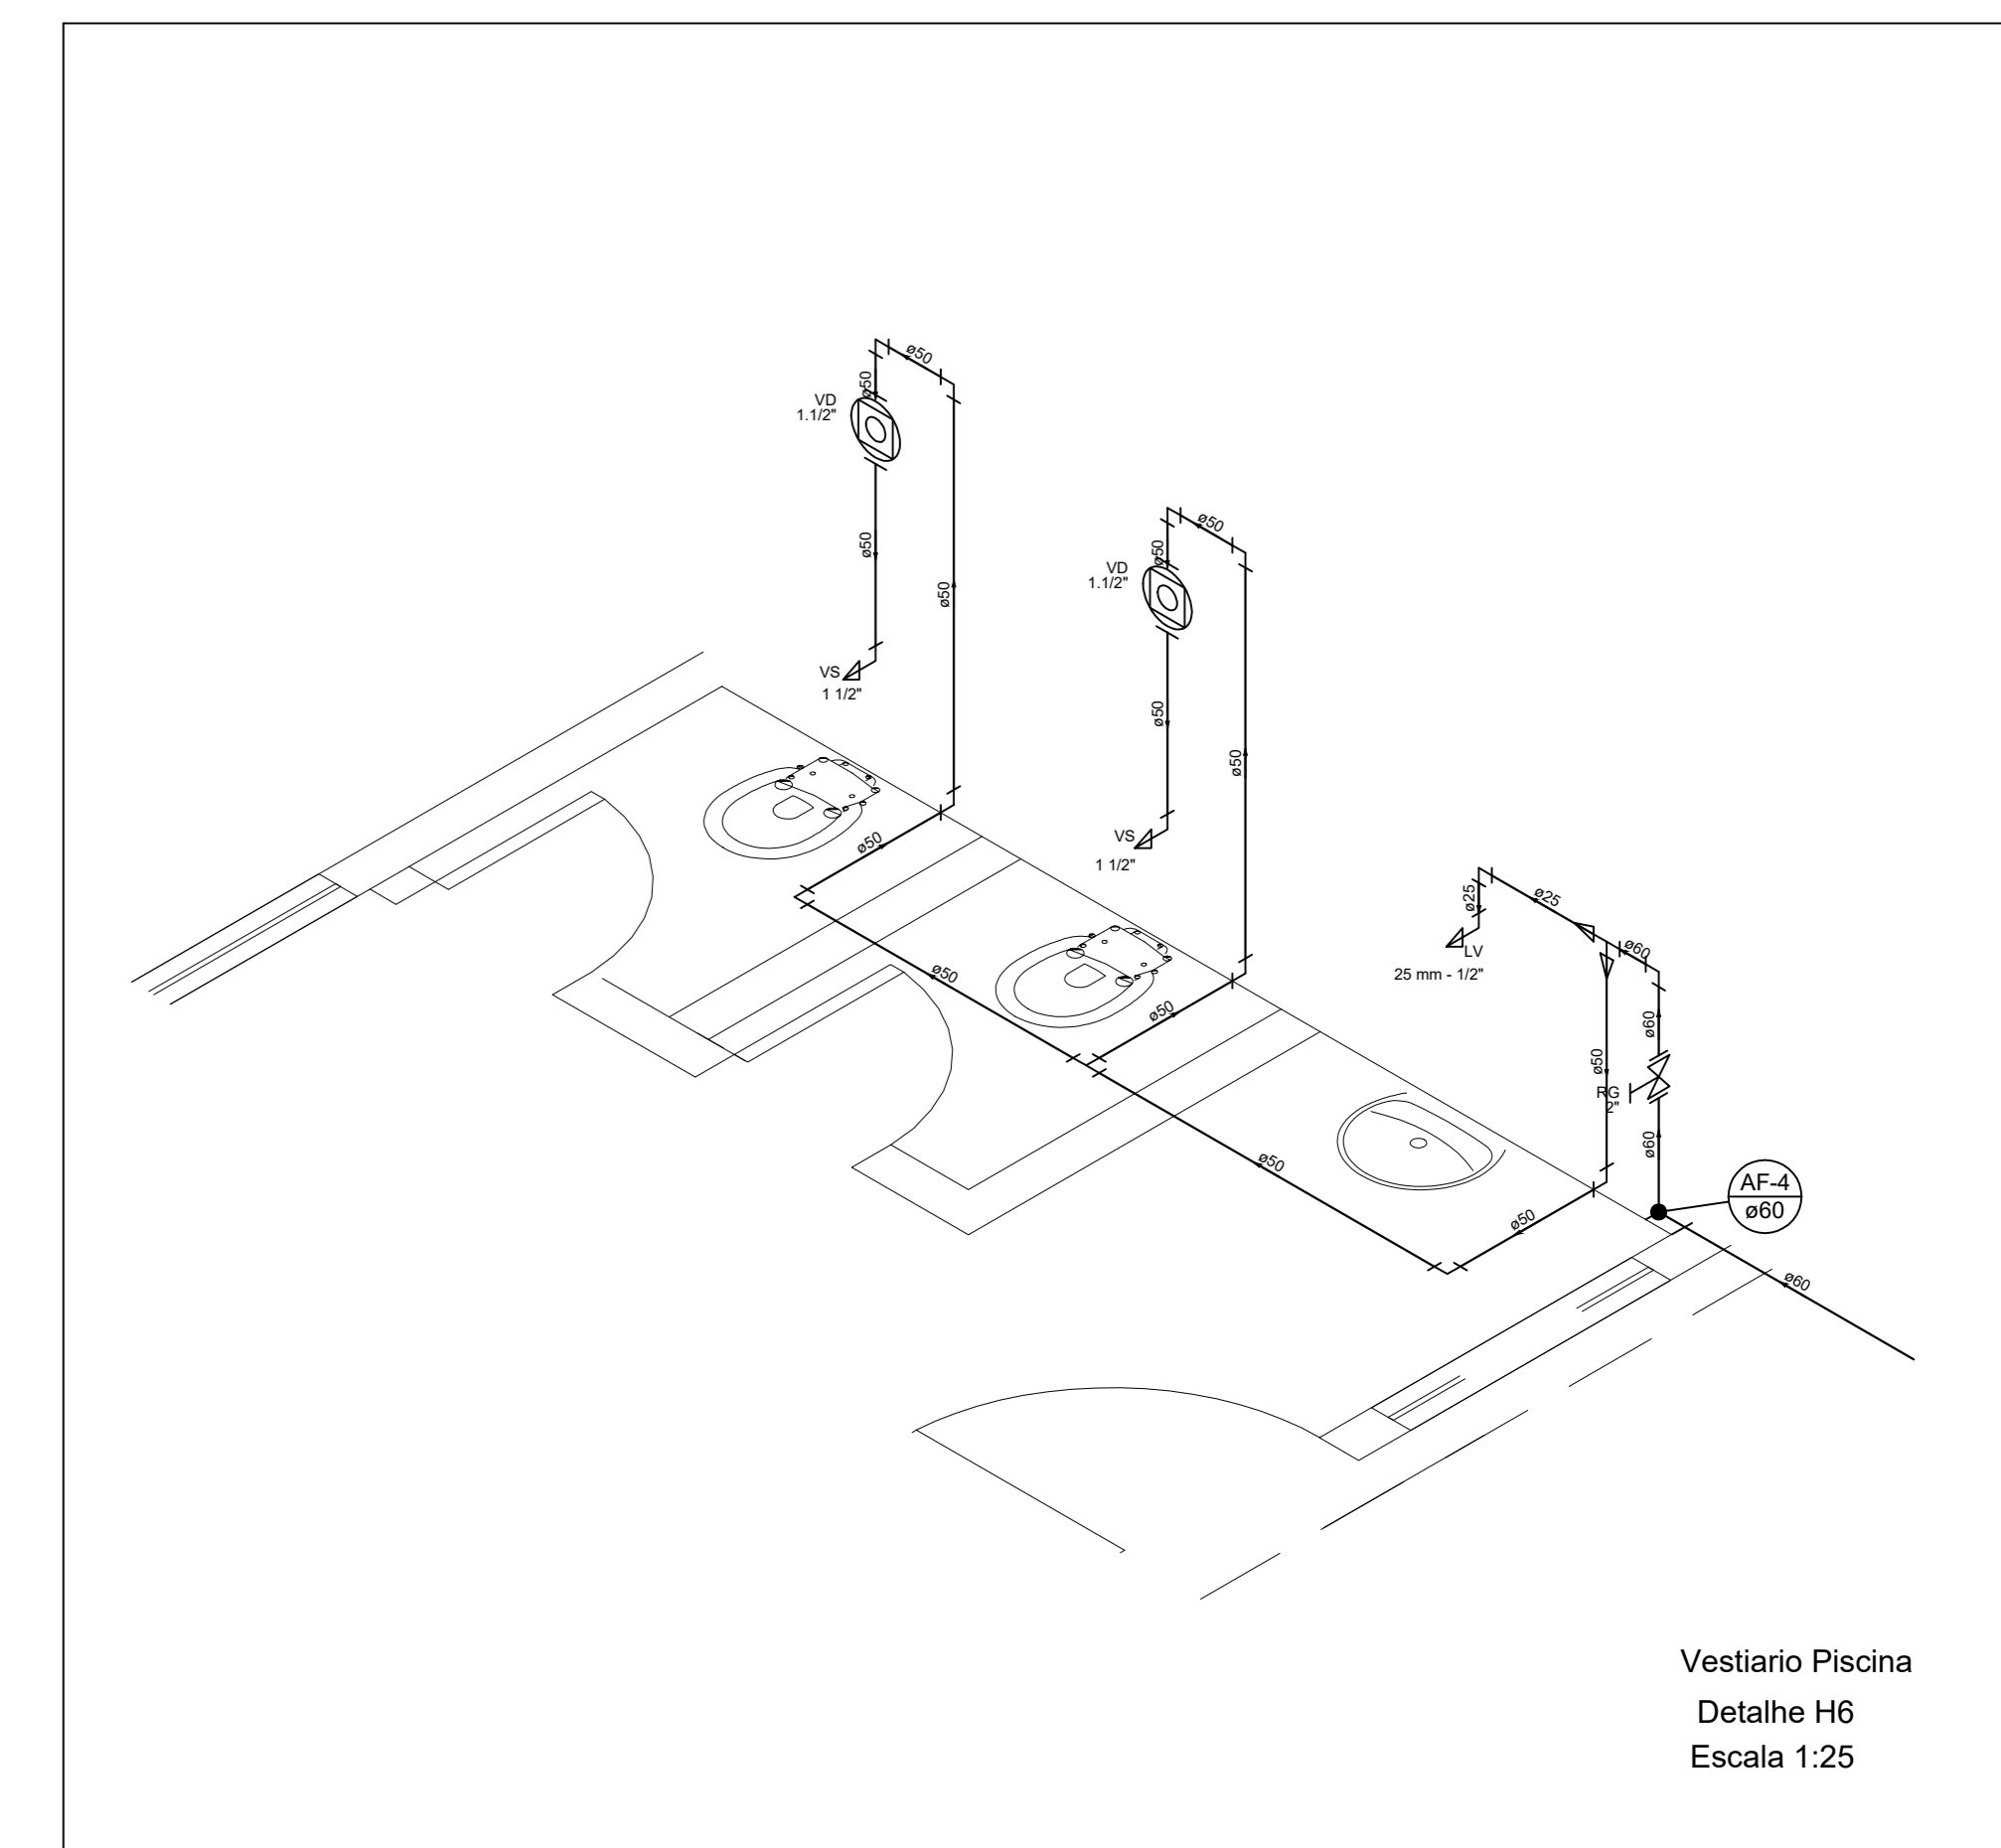


Vestiário Piscina  
Detalhe H6  
Escala 1:25

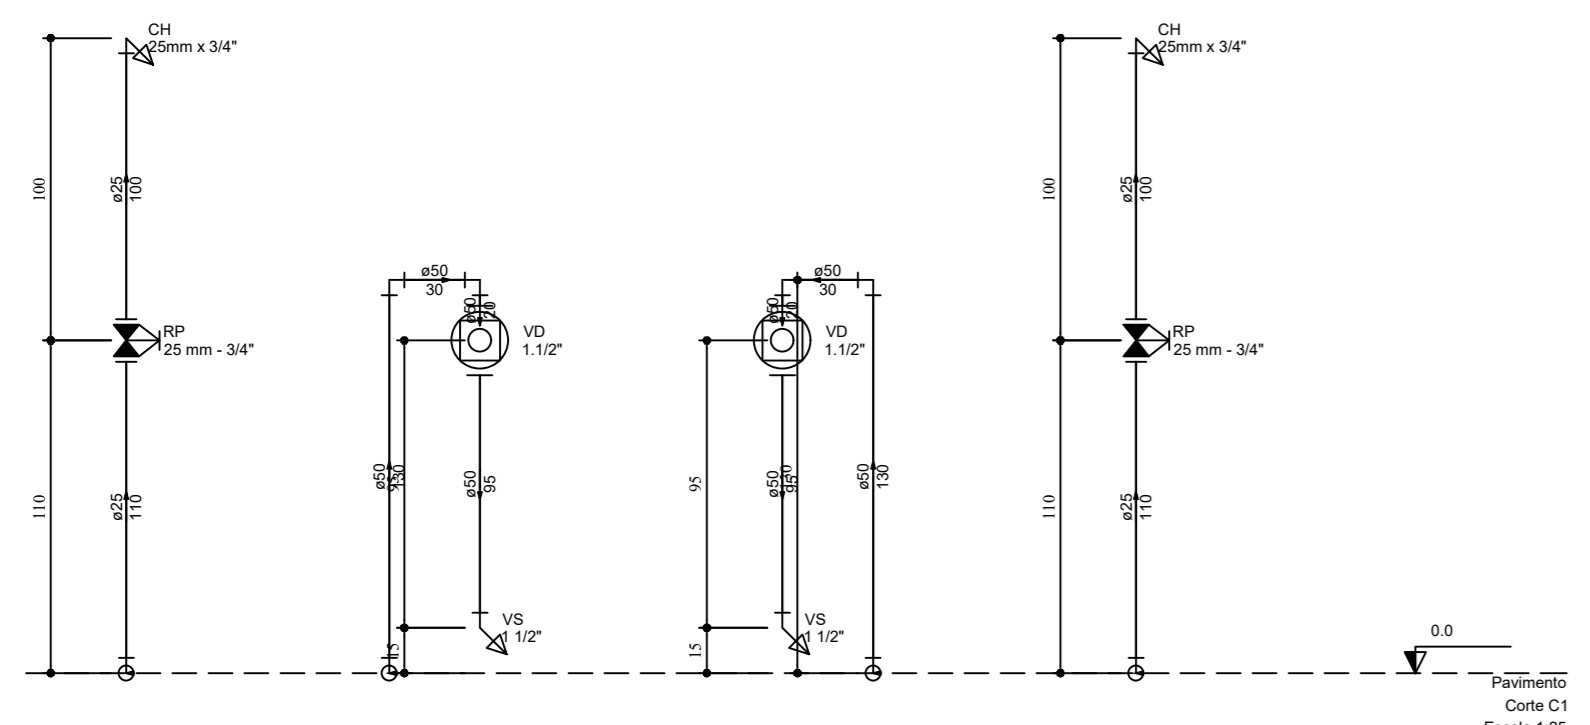

Corte C1  
Escala 1:25

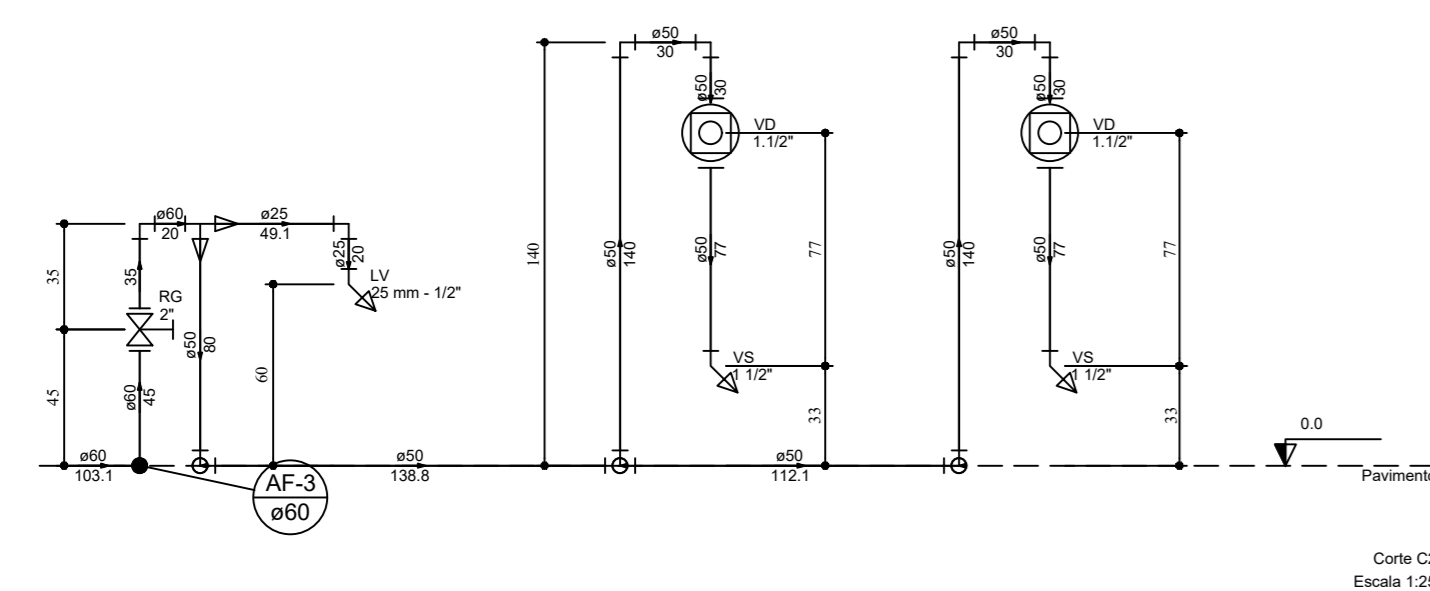

Corte C2  
Escala 1:25

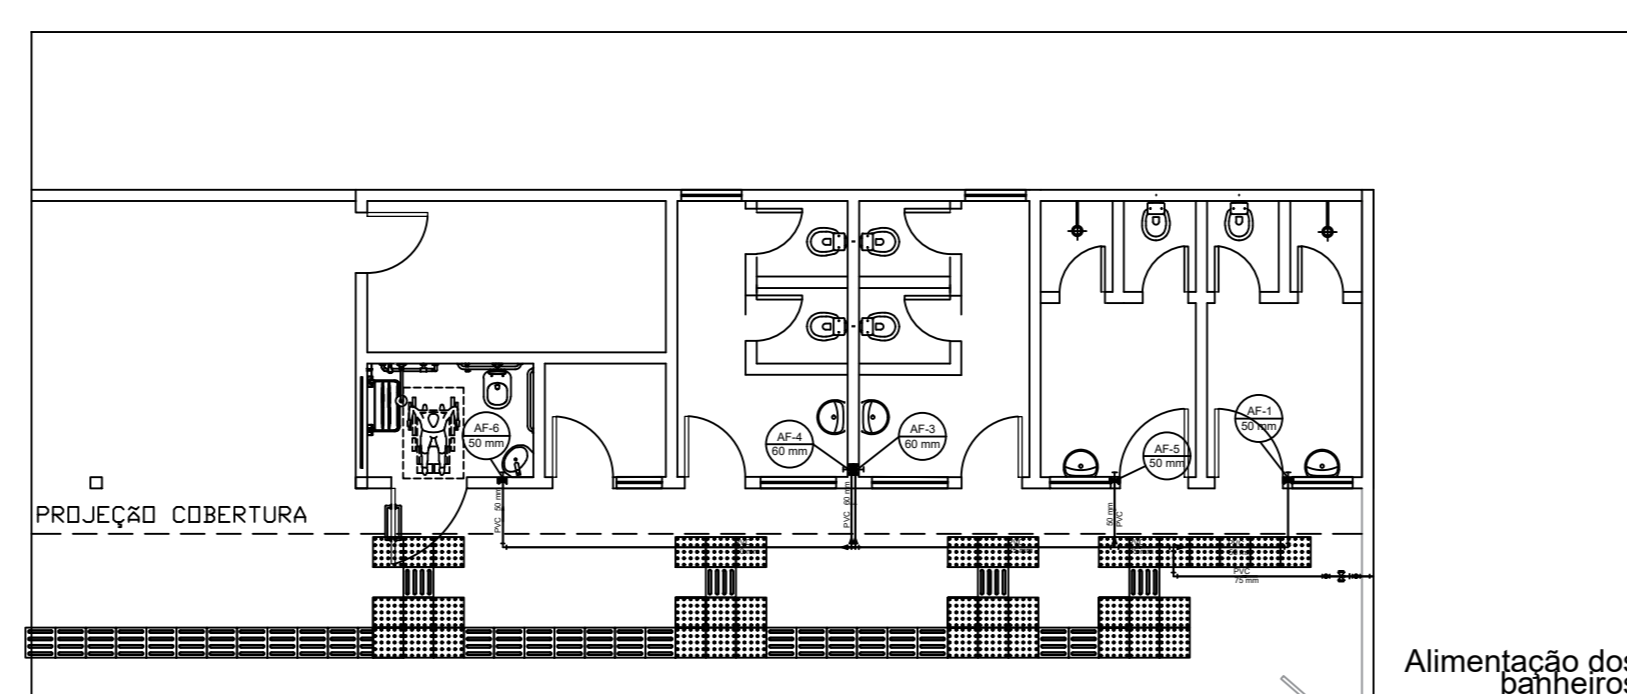

Alimentação dos Banheiros

Aparatos	
Chuveiro	25mm x 3/4"
Torneira de lavatório	25 mm - 1/2"
Vaso Sanitário p/ Válvula de Descarga de 1 1/2"	40mm - 1 1/2"
Metais	
Registro bruto de gaveta industrial	2 1/2"
Registro de gaveta bruto ABNT	2"
Registro de gaveta c/ canopia cromada	1 1/2"
Registro de pressão c/ canopia cromada	3/4"
Válvula de descarga baixa pressão	1 1/2"
PVC Acessórios	
Bolha de ligação p/ vaso sanitário	1 1/2"
Emprego flexível plástico	1/2 - 30cm
Tubo de descarga VDE	38 mm
Tubo de ligação latão cromado c/ canopia p/ vaso Sa	38 mm
PVC misto soldável	
Linha soldável c/ rosca	25 mm - 3/4"
PVC rígido soldável	
Adapt. sól. c/ flange livre p/ cr. d' água	75mm - 2 1/2"
Adapt. sól. curto c/ bolha-rosca p registro	25 mm - 3/4"
50 mm - 1 1/2"	13 pçs
60 mm - 2"	4 pçs
75 mm - 2 1/2"	2 pçs
Bucha de redução sól. curta	50 mm - 50 mm
75 mm - 60 mm	2 pçs
Bucha de redução sól. longa	50 mm - 25 mm
60 mm - 25 mm	5 pçs
Joelho 90° soldável	25 mm
50 mm	11 pçs
60 mm	40 pçs
75 mm	4 pçs
Tubos	25 mm
18 90 soldável	46.5 m
50 mm	3.48 m
60 mm	6.9 m
75 mm	7 pçs
18 90 soldável	50 mm
60 mm	2 pçs
75 mm	1 pç
18 de redução 90 soldável	50 mm - 25 mm
50 mm - 25 mm	1 pç
75 mm - 50 mm	3 pçs
PVC soldável azul c/ bucha latão	
Joelho 90° soldável com bucha de latão	25 mm - 3/4"
Joelho de redução 90° soldável com bucha de latão	25 mm - 1/2"
	5 pçs